



VODOJEM
PŮDORYS

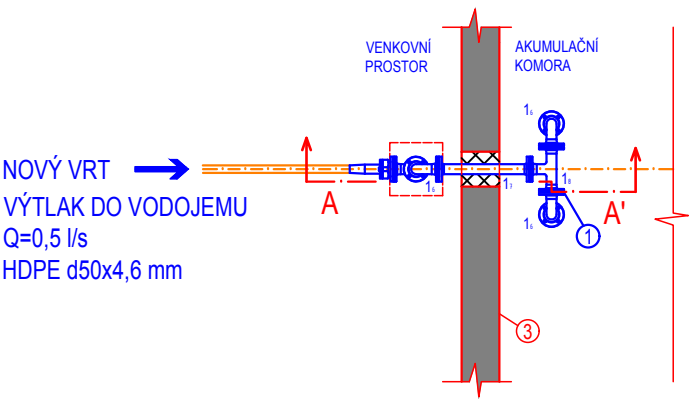


VODOJEM
ŘEZ A-A'

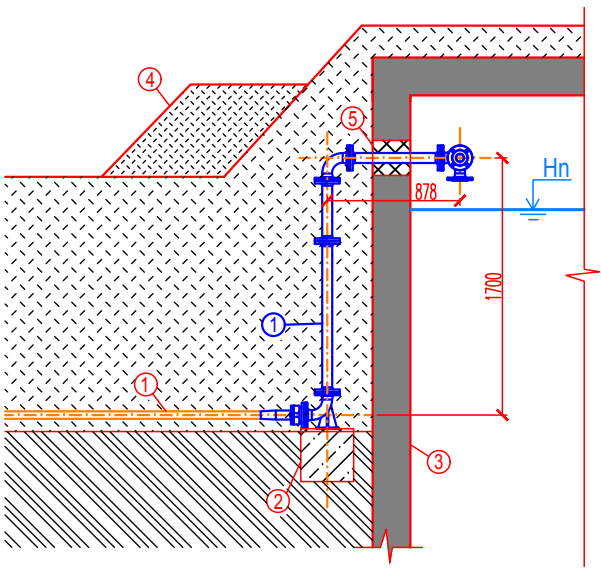

LEGENDA STAVEBNÍ ČÁSTI

- 1 - VÝTLAK Z VRTU OL-1-19, HDPE100 SDR 11 (PN16) d50x4,6mm
- 2 - PODPĚRNÝ BETONOVÝ BLOK 400x400x400 mm, C16/20
- 3 - KOMORA VODOJEMU
- 4 - DOSYP ZEMINY Z DŮVODŮ KRYTÍ POTRUBÍ, ZATRAVNĚNO
- 5 - TĚSNĚNÝ PROSTUP KONSTRUKCÍ STĚNY KOMORY VODOJEMU (MALTA A TĚSNÍCÍ TMEL, např. ERGELIT superfix) PROSTUP NA TVAROVKU TP50

SKLADBA ARMATUR

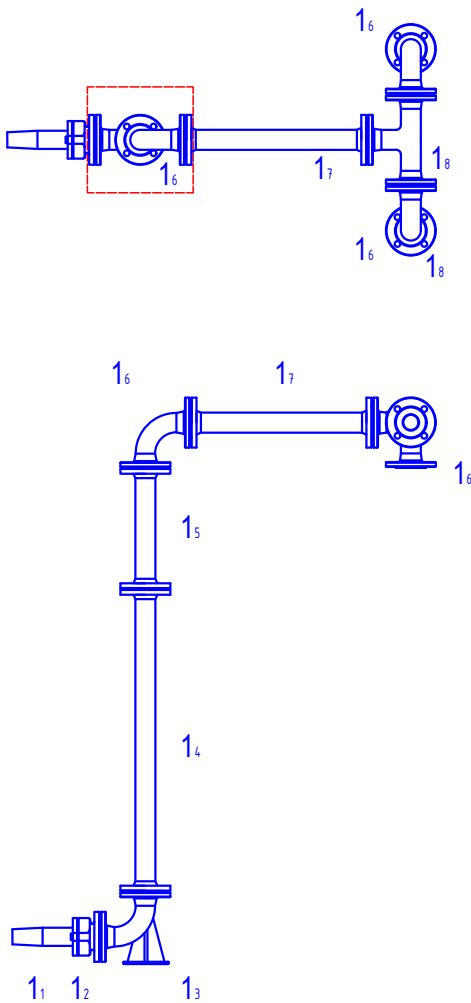

LEGENDA TECHNOLOGICKÉ ČÁSTI

- ARMATURNÍ SKLADBA Č.1
- 1¹ - PŘECHODOVÁ TVAROVKA HDPE SDR 11 (PN16) 50/63 SVAŘENO NA TUPO
 - 1² - SPECIÁLNÍ PŘÍRUBA S JIŠTĚNÝM SPOJEM PRO NAPOJENÍ POTRUBÍ PE/PVC, DIMENZE 50/63
 - 1³ - LITINOVÁ TVAROVKA KOLENO PATNÍ DN50,
 - 1⁴ - LITINOVÁ TVAROVKA PŘÍMÁ TP, DN50, 1000mm
 - 1⁵ - LITINOVÁ TVAROVKA PŘÍMÁ TP, DN50, 200mm
 - 1⁶ - KOLENO PŘÍRUBOVÉ DN50
 - 1⁷ - LITINOVÁ TVAROVKA PŘÍMÁ TP, DN50, 600mm
 - 1⁸ - PŘÍRUBOVÁ TVAROVKA TYPU T 50/50/50



LEGENDA

- NÁSYP ZEMINY
- ROSTLÝ TERÉN
- BETONOVÉ KONSTRUKCE
- ŠTĚRKOVÝ PODSYP
- BETONOVÁ DLAŽBA
- BETON C20/25

POZN.: Zhotovitel stavby si před jádrovým vrtáním ověří tloušťky stěn komory vodojemu a kótu maximální hladiny.

PŘIPOJENÍ NOVÉHO VRTU DO STÁVAJÍCÍHO VODOJEMU OLEŠNICE				PARE
k.ú. Olešnice na Moravě, p.č. 1801/1, 1803, 1802/3				
DOKUMENTACE PRO PROVÁDĚNÍ STAVBY				
STAVEBNÍK MĚSTO OLEŠNICE		ČÁST D. Dokumentace liniové trasy, objektů a technických a techn. zařízení		
PROJEKTANT ING. PAVEL JIRÁK		PŘÍLOHA VZOROVÝ ŘEZ - ÚPRAVA VTOKU DO VODOJEMU		
VYPRACOVAL ING. PAVEL JIRÁK		MĚŘÍTKO 1:50	DATUM 05.2020	ČÍSLO PŘÍLOHY 15