


PŮDORYS 1. NP - nový stav

Měřítko 1 : 100

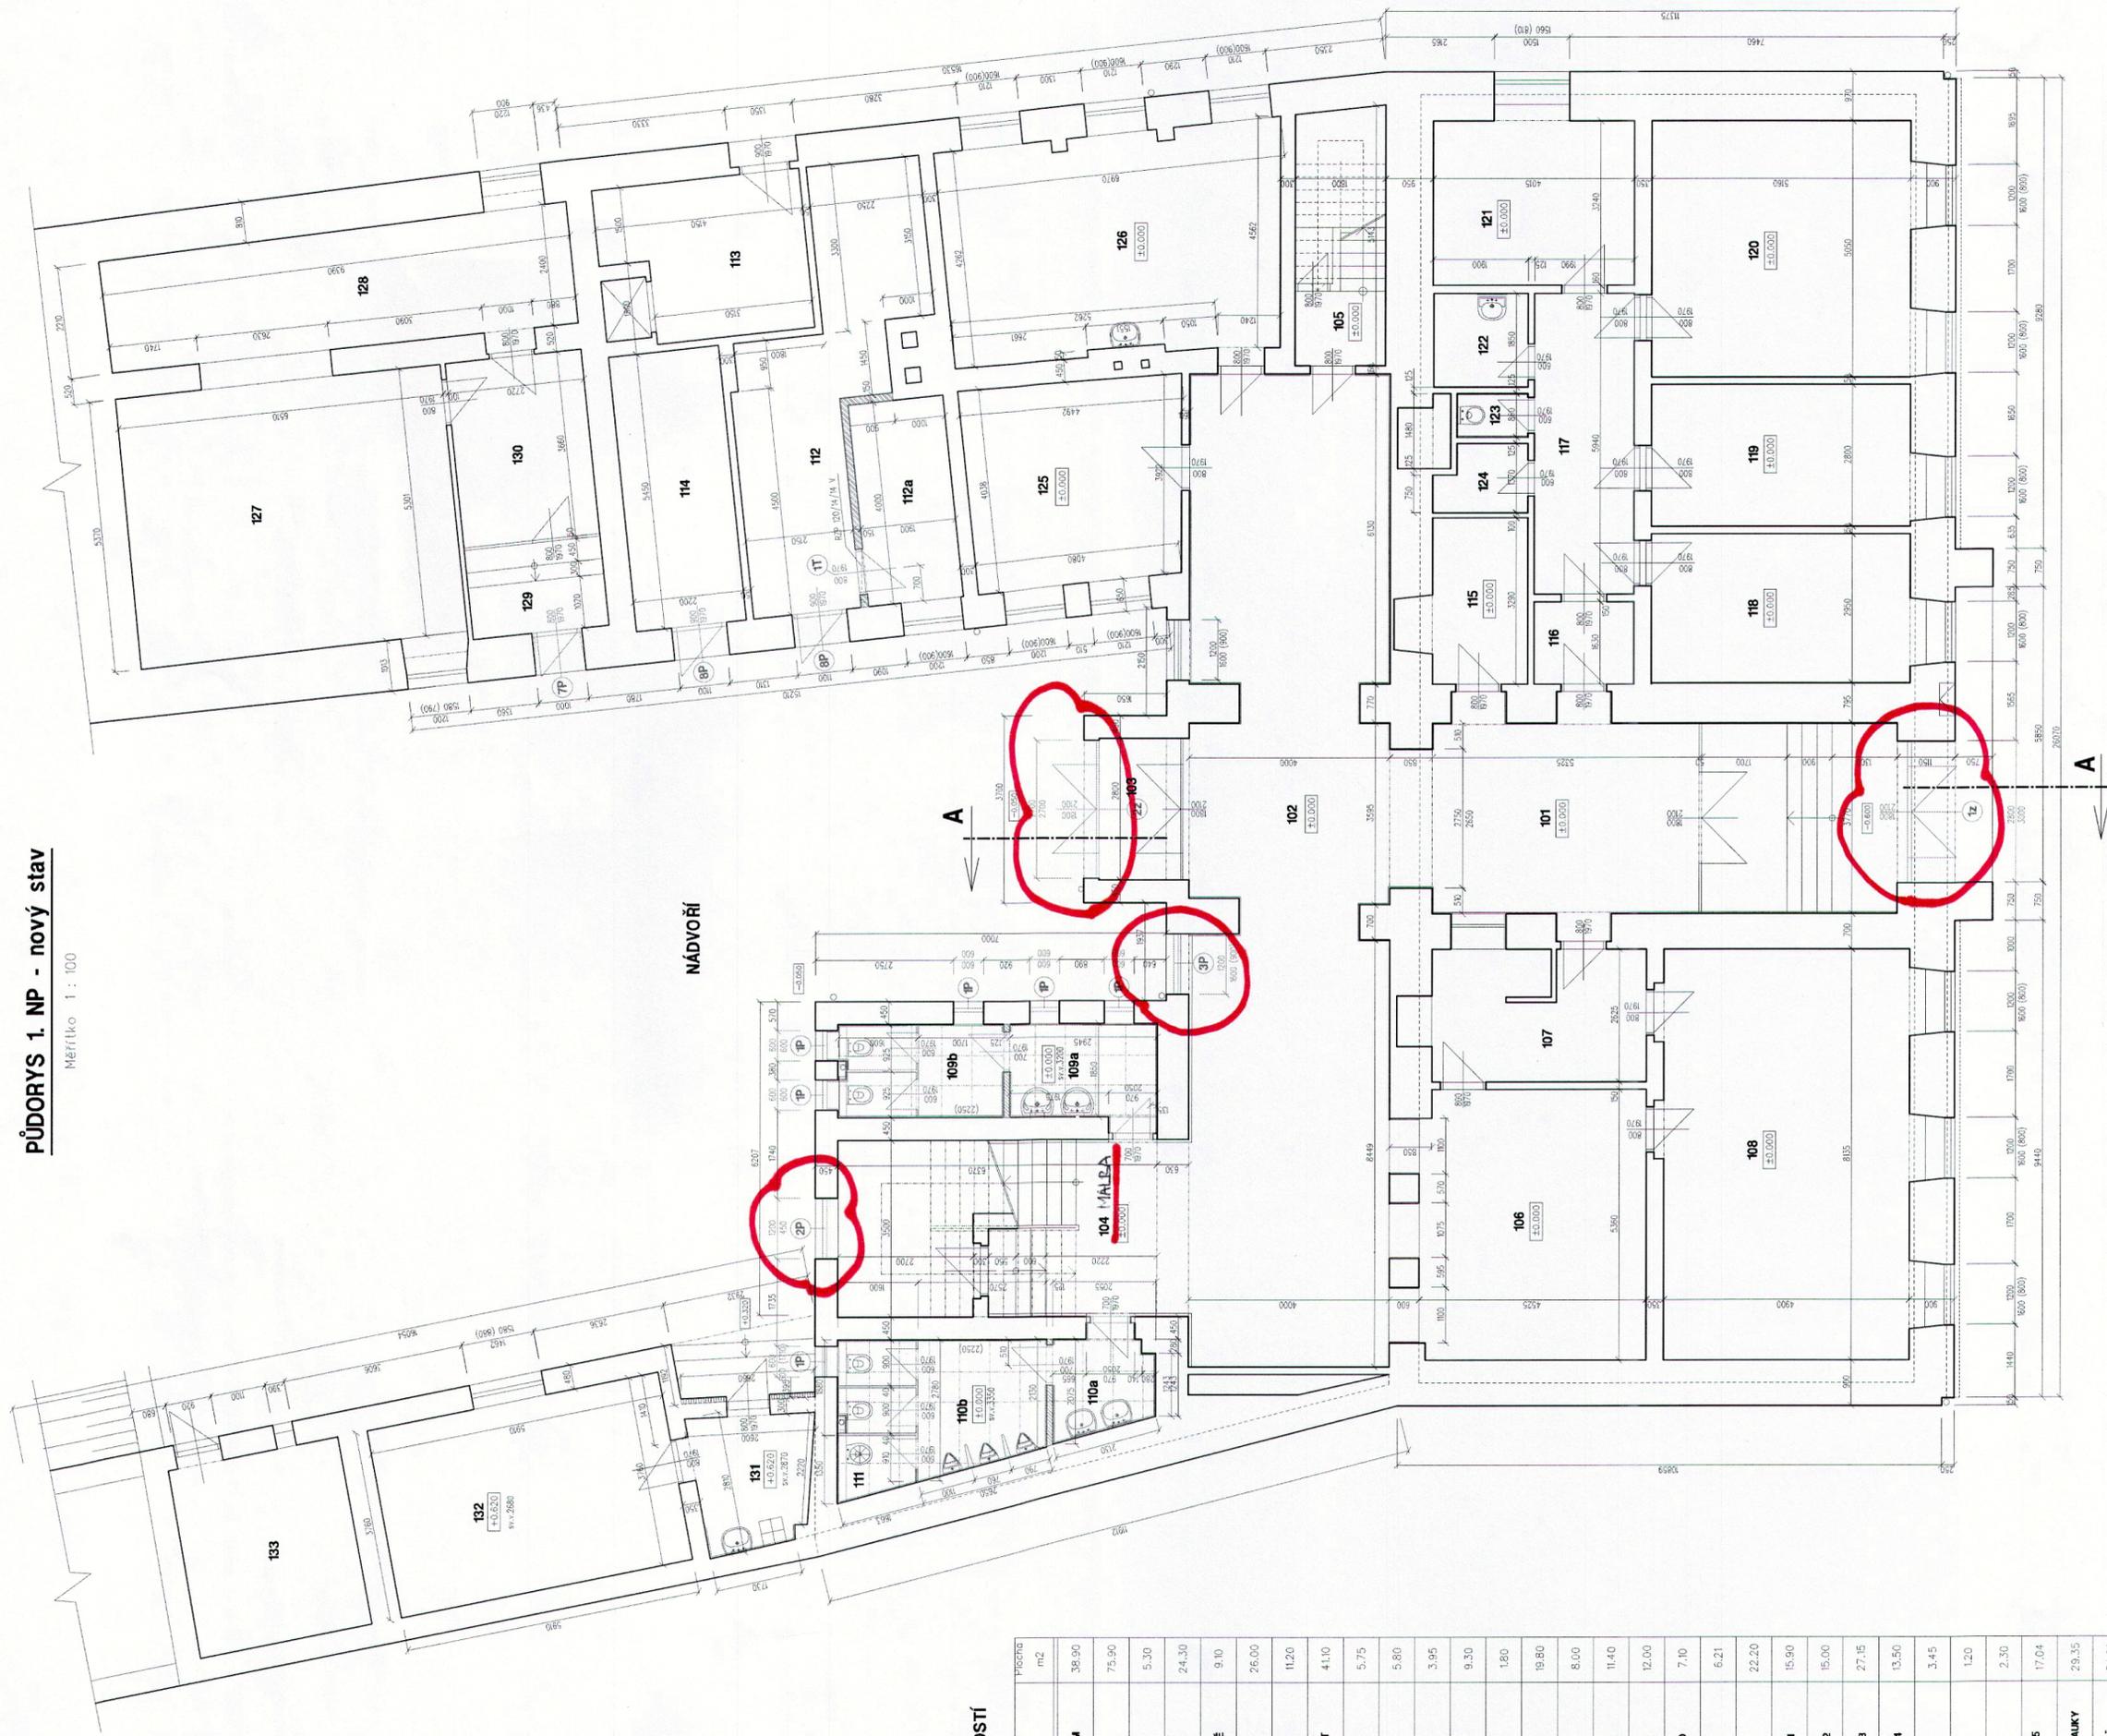

LEGENDA MÍSTNOSTÍ

Číslo místn.	Název místnosti	Plocha m ²
101	VSTUP SE ZÁDVEŘÍM	36,90
102	VESTIBUL	75,90
103	ZÁDVEŘÍ	5,30
104	HLAVNÍ SCHODIŠTĚ	24,30
105	VEDELEJŠÍ SCHODIŠTĚ	9,10
106	CENTRÁLNÍ SÁTKA	26,00
107	POKLADNA	11,20
108	ZASEDACÍ MÍSTNOST	41,10
109a	PŘEDSÍŇ WC ŽENY	5,75
109b	WC ŽENY	5,80
110a	PŘEDSÍŇ WC MUŽI	3,95
110b	WC MUŽI	9,30
111	ÚKLID	1,80
112	KOTELNA	19,80
112a	KOTELNA - KOTLE	8,00
113	MÍSTNOST VÝTAHU	11,40
114	SKLAD	12,00
115	ROZVODNA ELEKTRO	7,10
116	ZÁDVEŘÍ	6,21
117	CHOZBA	22,20
118	UČEBNA HUDEBNÍ & 1	15,90
119	UČEBNA HUDEBNÍ & 2	15,00
120	UČEBNA HUDEBNÍ & 3	27,15
121	UČEBNA HUDEBNÍ & 4	13,50
122	UMÝVÁRNA	3,45
123	WC PERSONÁLU	1,20
124	SKLAD	2,30
125	UČEBNA HUDEBNÍ & 5 BCI	17,04
126	UČEBNA HUDEBNÍ NAUKY	29,35
127	UČEBNA LITERÁRNĚ - DRAMATICKÁ	34,80
128	UČEBNA LITERÁRNĚ - DRAMATICKÁ	22,00
129	ZÁDVEŘÍ UČEBNY	4,80
130	PŘEDSÍŇ	9,96
131	ZÁDVEŘÍ UČEBNY	6,21
132	UČEBNA VÝTVARNÉ VÝCHOVY	22,20
133	SKLAD	

LEGENDA :

- Stávající závo a konstrukce
- Nové výměnné konstrukce
- Příčky z příčkové POROTHERM 11,5 P+D resp. 8 P+D na klasickou maltu M5 (P10)
- Závo z cihel voštinových CV14 P10 29 x 14 x 14 cm na maltu M5
- Sadržkartonová konstrukce s nosnou konstrukcí z CW a UW profilu 50
- Bourací práce

±0.000 = stávající podlaha 1.NP

Okres: Blansko
Obec: Olešnice

ZODPOVĚDNÝ PROJEKTANT:
ing. MUSIL Vladimír

KONTROLOVAL:
KRESLIL:
ing. MUSIL Vladimír

PROKANT
PROJEKČNÍ KANCELÁŘ - JIŘÁKOVÁ 28, 69861 LETOVICE
tel./fax: 56474639 e-mail: prokant@seznam.cz

INVESTOR:
MĚSTO OLEŠNICE
náměstí Míru 20, 679 74 Olešnice

ZAKÁZKA:
MODERNIZACE KD MĚSTA OLEŠNICE
Křténovská č.p. 157, Olešnice - k.ú. Olešnice na Moravě, par.č. 621, 625

VÝKRES:
PŮDORYS 1NP - nový stav

ČÍSLO ZAKÁZKY:
28 - 2016

STUPEŇ:
OHLÁŠENÍ STAVBY

MĚŘÍTKO:
1 : 100

Č. VÝKRESU:
112